



- LEGENDA**
- FURO NA LAJE PARA PASSAGEM DOS CABOS INTERLIGANDO A ELETRICIDADE DO PAVIMENTO INFERIOR.
 - PONTO DE CONSOLIDAÇÃO PARA 24 PONTOS
 - CABO UTP CATEGORIA 6
 - PONTO PARA TOMADA DE REDE SUPLENTE
 - PONTO PARA TOMADA DE REDE SIMPLIS
 - TUBULAÇÃO QUE DESCE
 - TUBULAÇÃO QUE SOBES
 - ELETRICALHA 200X30
 - ELETRICALHA 100X50
 - ELETRICALHA 50X50
 - RACK 44U A SER INSTALADO - VER MODELO EM CADERNO DE ESPECIFICAÇÕES.

PLANTA BAIXA TERREO
Escala: 1 : 75

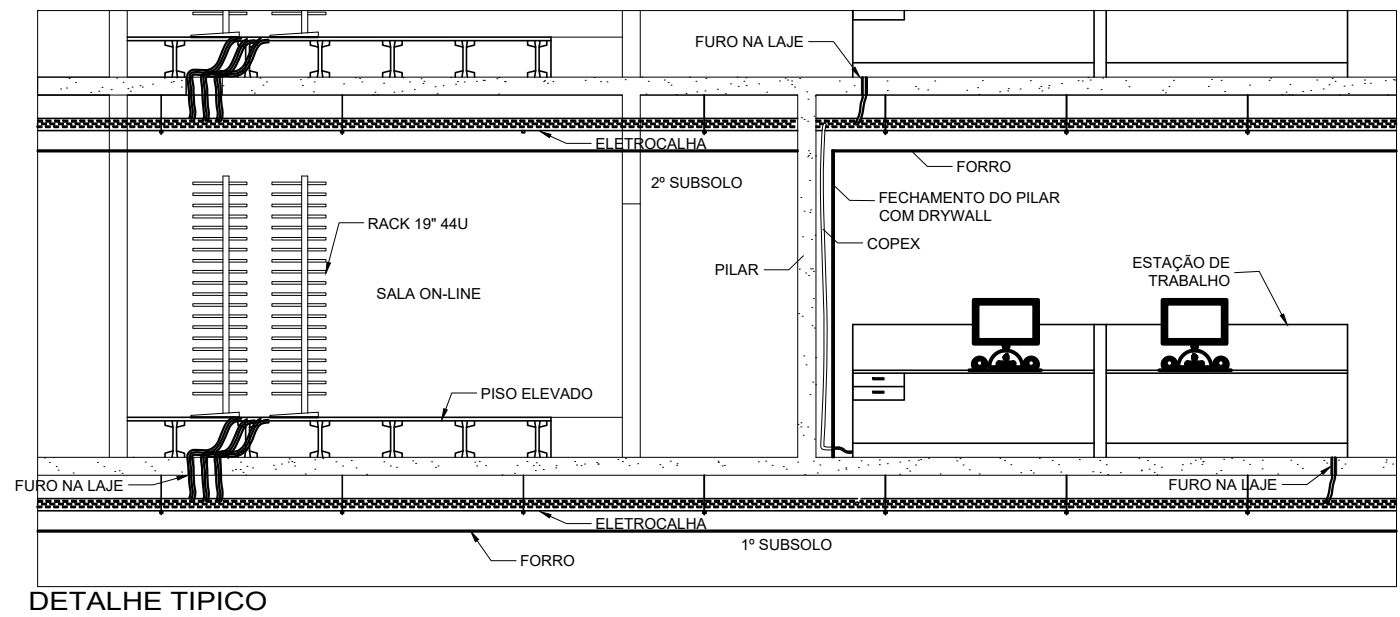

NOTAS

- 1 TODA TUBULAÇÃO NÃO INDICADA SERÁ DE Ø1".
- 2 TODA CAIXA DE PASSAGEM NÃO INDICADA SERÁ DE 10x10cm.
- 3 TODA TUBULAÇÃO EMBUTIDA NO PISO OU PAREDE SERÁ EM PVC E TODA TUBULAÇÃO APARENTE OU INSTALADA SOBRE O FORRO SERÁ EM AÇO GALVANIZADO.
- 4 TODOS CABOS DO CABEAMENTO ESTRUTURADO SERÃO UTP, TERÃO 4 PARES, E DEVERÃO POSSUIR CATEGORIA 6, EXCETO OS INDICADOS.
- 5 TODOS OS PONTOS DO PAVIMENTO SERÁ LIGADOS NO RACK DO MESMO PAVIMENTO

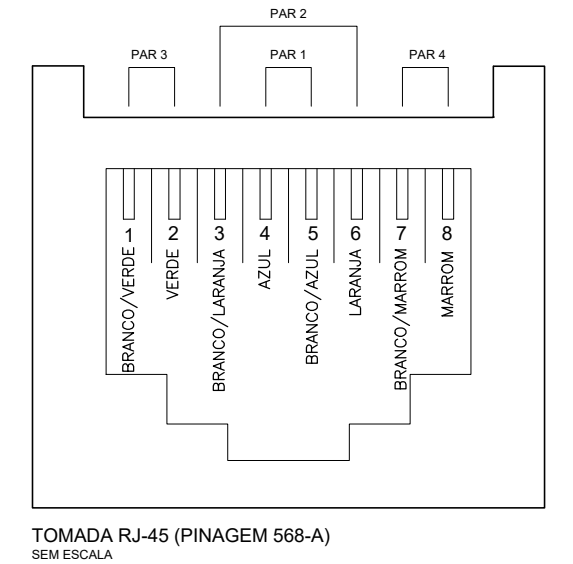

6				
5				
4				
3				
2				
1	(AS BUILT)	WESLEY	NOV/2013	
0	(EMISSÃO INICIAL)		DEZ/2012	
REV	ASSUNTO	ELABORADO POR	RESPONSÁVEL	DATA

BRASÍLIA - DF				
ENDEREÇO : SGAN QUADRA 712/912 CONJUNTO E				
PROPRIETÁRIO : CEDRO PARTICIPAÇÕES E EMPREENDIMENTOS LTDA E OUTROS				
AUTOR DO PROJETO : LUIZ HENRIQUE LOBO				
RESPONSÁVEL TÉCNICO :				
PROPRIETÁRIO :				
AUTOR DO PROJETO : ODEA 2423/D-05				
RESPONSÁVEL TÉCNICO : ODEA 2423/D-05				
EMPRESA :				
CEDRO PARTICIPAÇÕES E EMPREENDIMENTOS LTDA E OUTROS				
TÍTULO : VOZ E DADOS (AS BUILT)				
CONTEÚDO : PLANTA BAIXA - TERREO				
LÍDER DE OBRA :				
DATA : ABR/2013				
DESENHO : WESLEY				
ESCALA : INDICADA				
FOLHA : 02/05				